


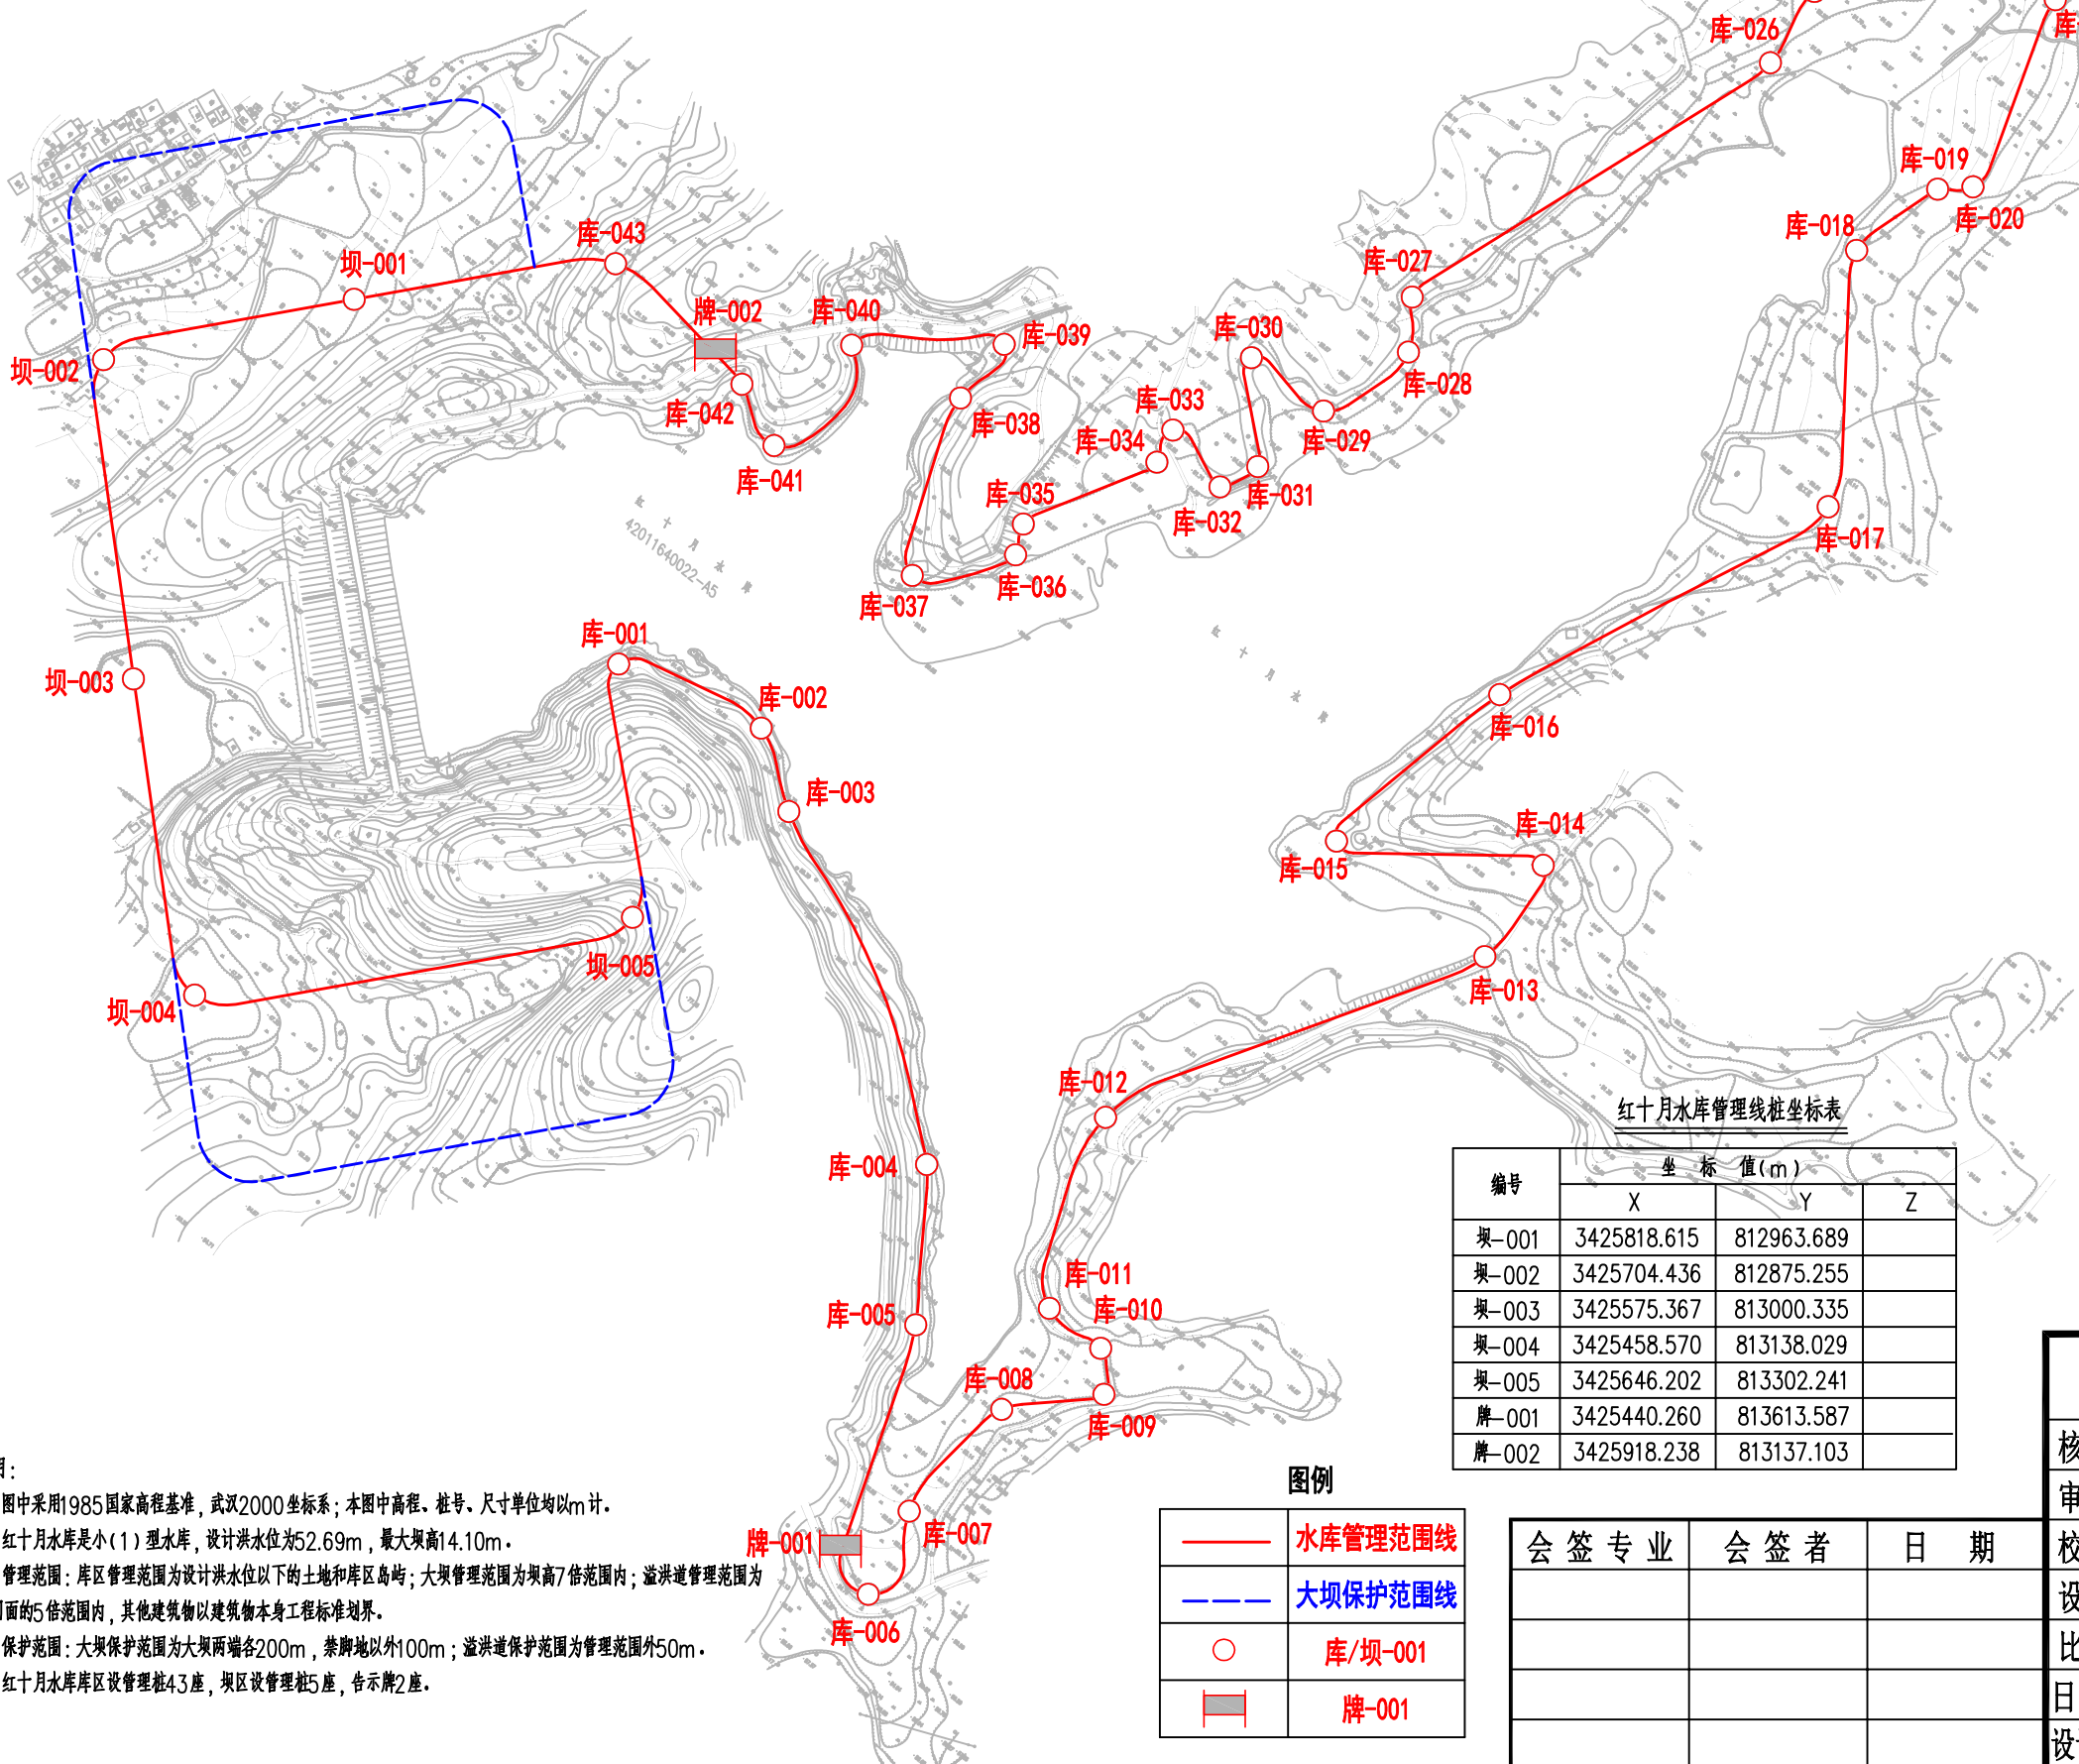

红十月水库管理线桩平面图

1:4000



说明:

- 1. 图中采用1985国家高程基准，武汉2000坐标系；本图中高程、桩号、尺寸单位均以m计。
- 2. 红十月水库是小(1)型水库，设计洪水位为52.69m，最大坝高14.10m。
- 3. 管理范围：库区管理范围为设计洪水位以下的土地和库区岛屿；大坝管理范围为坝高7倍范围内；溢洪道管理范围为开口面的5倍范围内，其他建筑物以建筑物本身工程标准划界。
- 4. 保护范围：大坝保护范围为大坝两端各200m，禁脚地以外100m；溢洪道保护范围为管理范围外50m。
- 5. 红十月水库库区设管理桩43座，坝区设管理桩5座，告示牌2座。

图例

——	水库管理范围线
----	大坝保护范围线
○	库/坝-001
	牌-001

红十月水库管理线桩坐标表

编号	坐标值(m)		
	X	Y	Z
坝-001	3425818.615	812963.689	
坝-002	3425704.436	812875.255	
坝-003	3425575.367	813000.335	
坝-004	3425458.570	813138.029	
坝-005	3425646.202	813302.241	
牌-001	3425440.260	813613.587	
牌-002	3425918.238	813137.103	

编号	坐标值(m)		
	X	Y	Z
库-001	3425752.048	813207.333	
库-002	3425774.103	813292.146	
库-003	3425747.339	813333.467	
库-004	3425641.403	813517.538	
库-005	3425567.733	813568.707	
库-006	3425432.963	813642.732	
库-007	3425483.672	813631.485	
库-008	3425560.618	813636.200	
库-009	3425603.077	813675.712	
库-010	3425622.081	813658.121	
库-011	3425621.523	813621.676	
库-012	3425724.740	813579.267	
库-013	3425928.096	813688.752	
库-014	3425988.425	813682.278	
库-015	3425926.548	813583.380	
库-016	3426047.820	813603.392	
库-017	3426245.201	813681.197	
库-018	3426367.244	813603.699	
库-019	3426422.423	813617.725	
库-020	3426435.839	813632.309	
库-021	3426546.526	813602.771	
库-022	3426592.648	813614.026	
库-023	3426616.741	813567.838	
库-024	3426528.561	813537.420	
库-025	3426465.659	813494.483	
库-026	3426418.997	813500.188	
库-027	3426190.896	813425.702	
库-028	3426165.504	813443.326	
库-029	3426109.959	813426.931	
库-030	3426107.987	813376.642	
库-031	3426062.652	813417.621	
库-032	3426040.526	813408.231	
库-033	3426048.810	813367.685	
库-034	3426029.122	813371.945	
库-035	3425955.191	813335.216	
库-036	3425939.073	813342.615	
库-037	3425893.831	813304.696	
库-038	3425988.335	813263.564	
库-039	3426027.102	813263.788	
库-040	3425973.237	813197.419	
库-041	3425902.126	813198.682	
库-042	3425917.653	813163.154	
库-043	3425925.876	813065.453	



武汉中工武大设计研究院有限公司

核定			实施方案	设计
审查			水工	部分
校核			武汉市黄陂区确权划界项目	
设计				
比例	见图	版号	A	红十月水库管理线桩平面图
日期	2020年11月			
设计证号	A142000335	图号	2020S037S-SG-HSY-01	