




细刘湾水库管理线桩平面图

1:4000

细刘湾水库管理线桩坐标表

编号	坐标 值(m)			编号	坐标 值(m)		
	X	Y	Z		X	Y	Z
坝-001	3436446.994	787793.439		库-001	3436799.794	787827.277	
坝-002	3436361.550	787765.678		库-002	3436822.192	787829.644	
坝-003	3436317.012	787879.843		库-003	3436839.624	787789.717	
坝-004	3436447.887	787940.814		库-004	3436804.728	787682.765	
坝-005	3436585.023	787998.327		库-005	3436892.106	787636.640	
坝-006	3436691.046	788036.451		库-006	3437021.607	787717.015	
坝-007	3436743.639	787930.738		库-007	3437052.899	787667.560	
坝-008	3436771.859	787912.189		库-008	3437015.225	787629.699	
				库-009	3437085.039	787578.335	
				库-010	3437063.721	787524.617	
				库-011	3437020.622	787520.504	
				库-012	3437007.880	787479.131	
				库-013	3437039.034	787447.443	
				库-014	3436996.384	787404.073	
				库-015	3436943.553	787440.575	
				库-016	3436938.690	787366.917	
				库-017	3436865.978	787359.574	
				库-018	3436801.844	787462.020	
				库-019	3436743.009	787513.696	
				库-020	3436730.647	787461.145	
				库-021	3436715.862	787464.954	
				库-022	3436729.811	787537.291	
				库-023	3436668.025	787606.126	
				库-024	3436667.691	787646.076	
				库-025	3436648.276	787680.664	
				库-026	3436630.341	787667.253	
				库-027	3436651.528	787563.875	
				库-028	3436596.713	787557.757	
				库-029	3436585.772	787593.263	
				库-030	3436550.790	787634.949	
				库-031	3436494.097	787606.927	
				库-032	3436462.464	787573.960	
				库-033	3436423.708	787619.060	
				库-034	3436443.034	787654.453	
				库-035	3436430.879	787679.849	
				库-036	3436467.981	787722.112	
				库-037	3436474.882	787754.913	
				牌-001	3436335.046	787816.340	

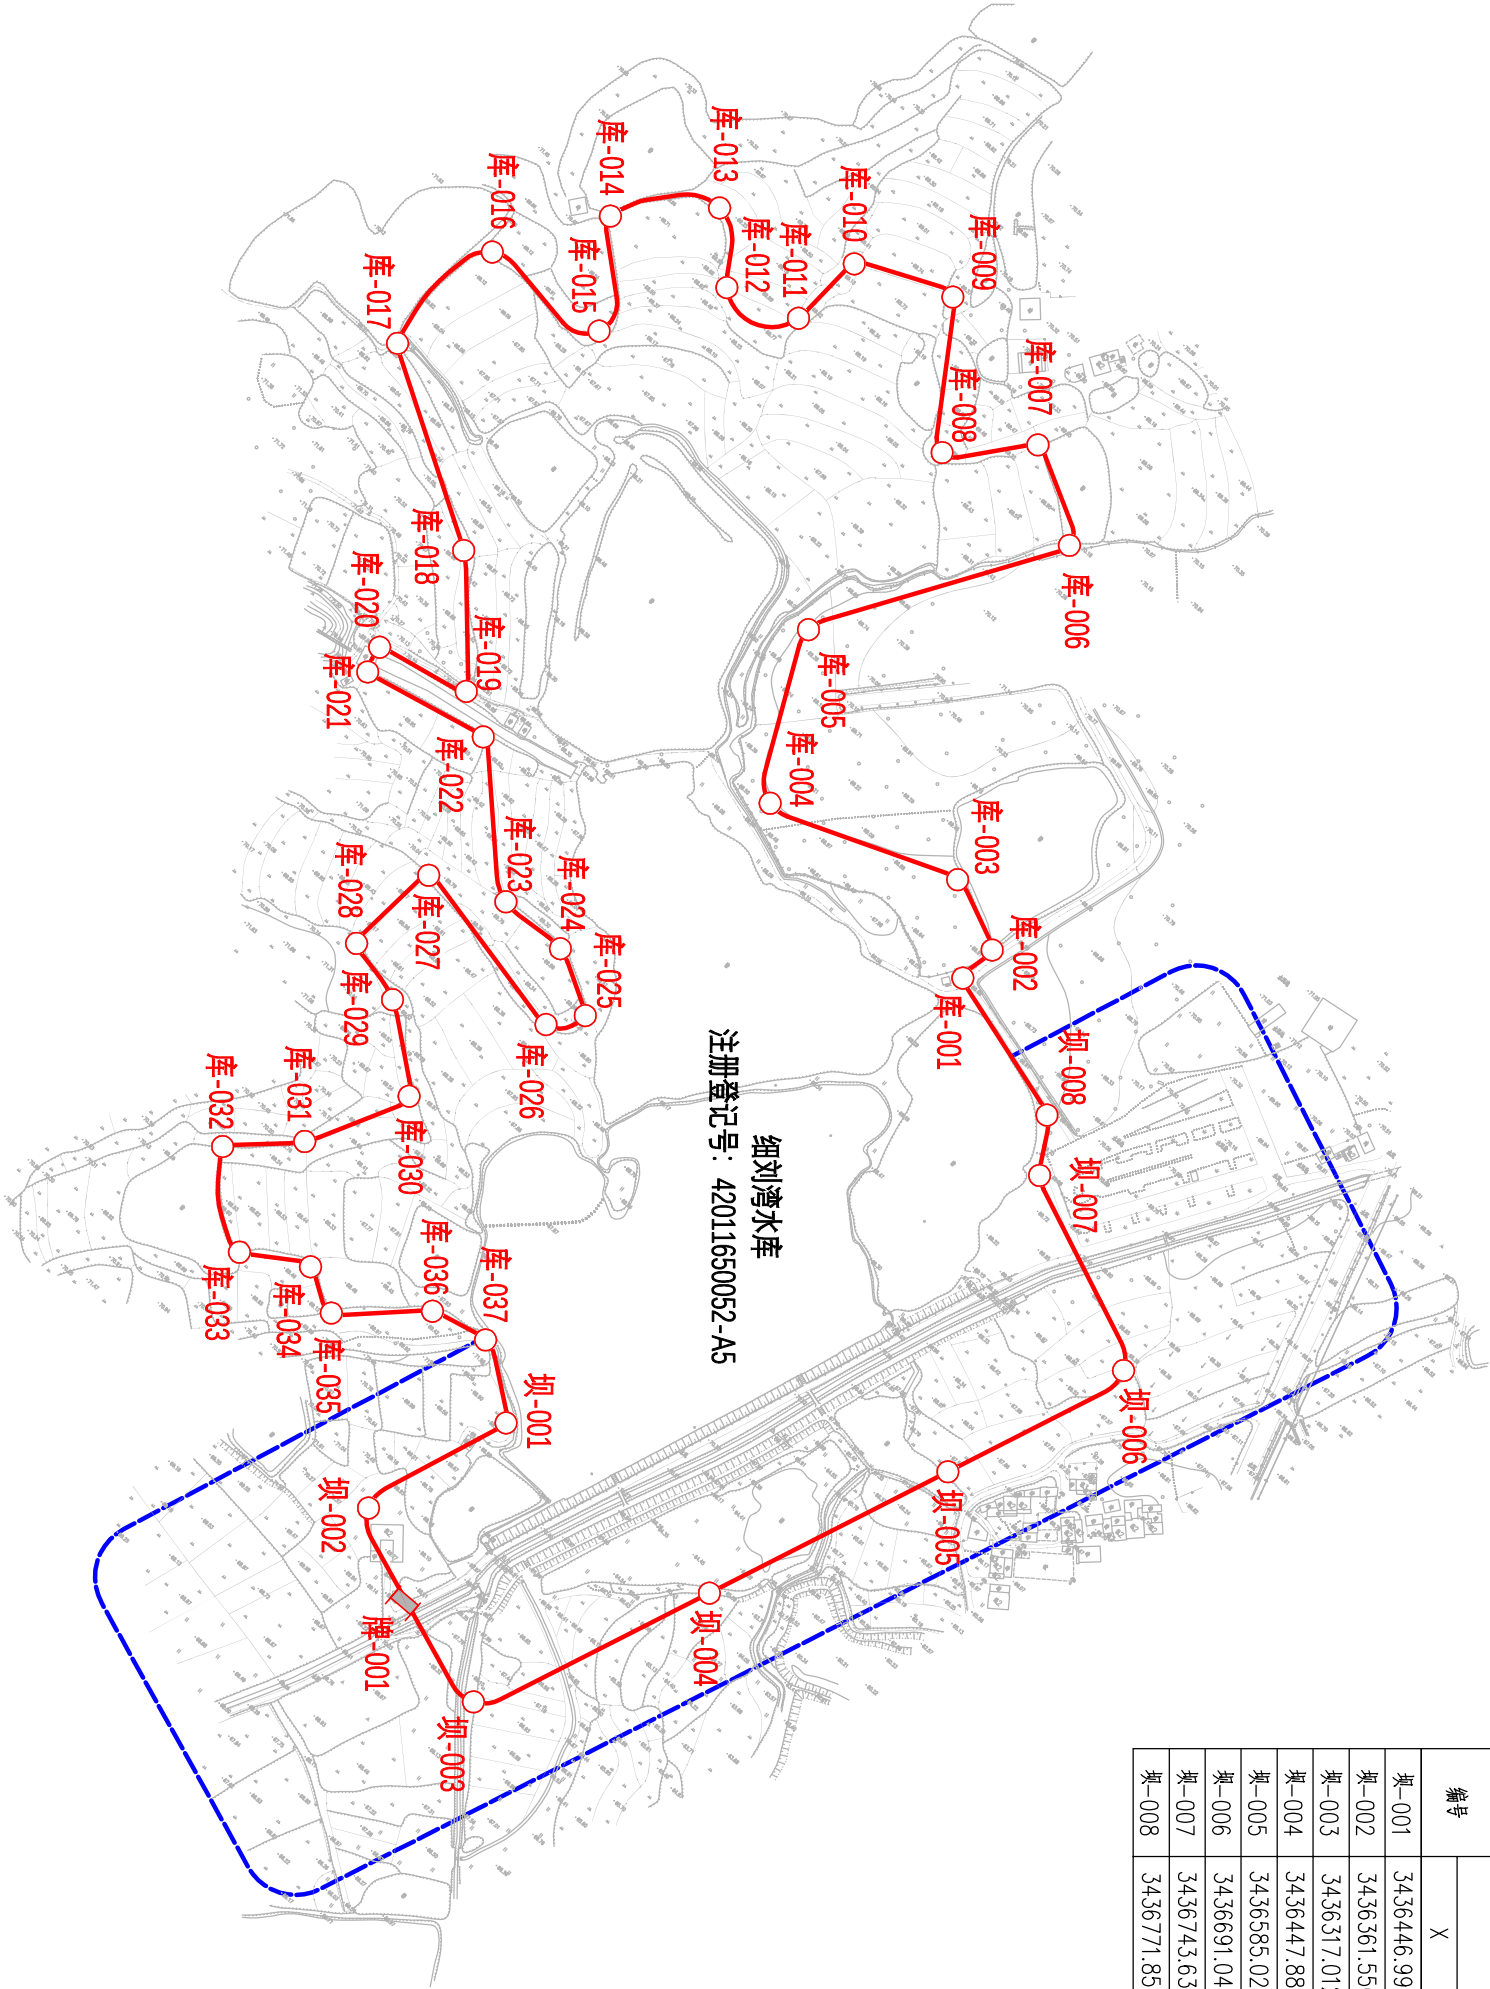

说明：

- 1、图中采用1985国家高程基准，武汉2000坐标系，本图中高程、桩号、尺寸单位均以m计。
- 2、细刘湾水库是小(2)型水库，设计洪水位为68.72m，最大坝高7.37m。
- 3、管理范围：库区管理范围为设计洪水位以下的土地和库区岛屿；主坝、副坝管理范围为坝高7倍范围内；溢洪道管理范围为开口面的5倍范围内，其他建筑物以建筑物本身工程标准划界。
- 4、保护范围：主坝保护范围为主坝两端各200m，禁脚地以外100m；副坝保护范围为副坝两端各100m，禁脚地以外50m；溢洪道保护范围为管理范围内50m。
- 5、细刘湾水库区设置管理桩37座，坝区设置管理桩8座，告示牌1座。

图例

	水库管理范围线
	大坝保护范围线
	库/坝-001
	牌-001

会 签 专 业	会 签 者	日 期
---------	-------	-----

核定			
审查			
校核			
设计			

武汉市黄陂区确权划界项目

比例 见图 版本号 A

日 期 2020年11月

设计证号 A142000335 图号 2020S037S-SG-WJC-01



武汉中工大设计研究院有限公司

实施方案 设计

水 工 部 分